
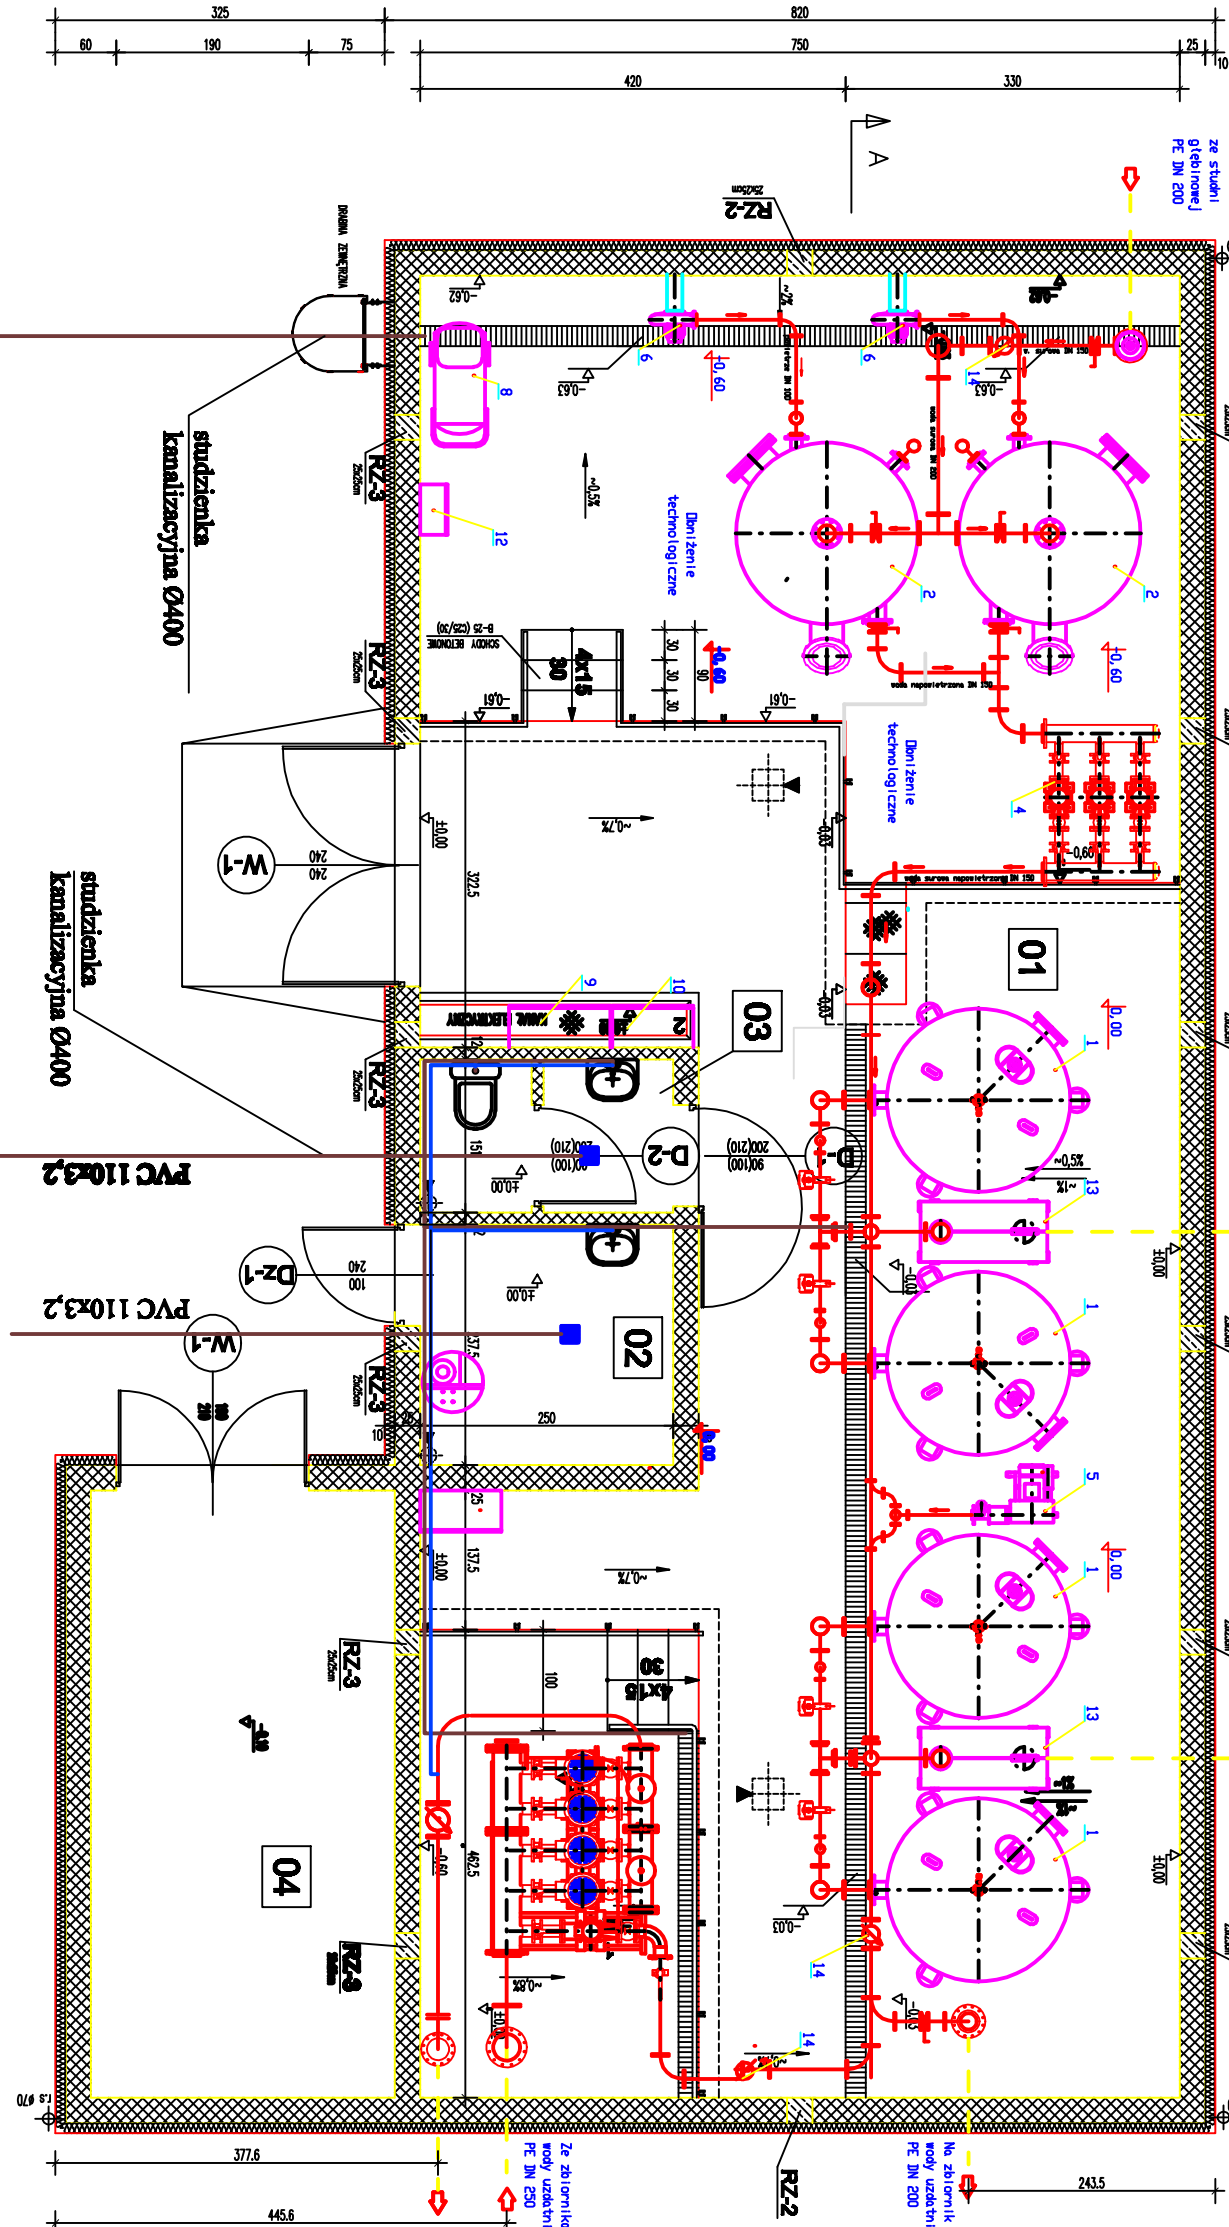


RZUT PARTERU 1:50

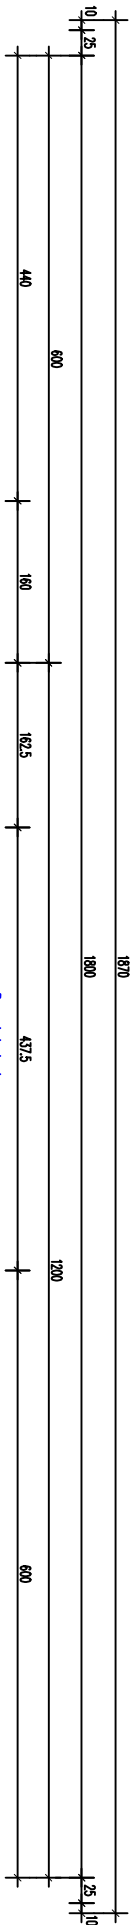

OZNACZENIA :

- PROŁ. ŚCIANA ŻELBETOWA
- PROŁ. ŚCIANA MUROWANA
- PROŁ. ŚCIANA BR. 10cm
- PŁYTA WETUPLAST (WEDA)

OBIEKTY

- FUNDAMENT POD ZESTAW HYDROFOROWY
- KANAL ELEKTRYCZNY
-

±0,00 = 226,32m.n.p.m

WYKAZ POMIESZCZEN

Nr	POMIESZCZENIA	POSAZDZIA	POMIERZCZENIA
CZĘŚĆ : PARTER			
01	HALA TECHNICZNA	PRZEMISLOWA	122,97 m²
02	POMIESZCZENIE OKŁADNI	OKŁADNIOWA	5,94 m²
03	WC	TECHNOL.	3,59 m²
04	POMIESZCZENIE AREALU	AREALOWA	18,00 m²

15	Wodociąg MIN 200 MKD	
14	Wodociąg MIN 150 MKD	
13	Zbiornik kontrolno-pomiarowy	
12	Rozdzielnia pneumatyczna	
11	Rozdzielnia zestawu hydroforowego	
10	Rozdzielnia technologiczna	
9	Rozdzielnia główna	
8	Zestaw sprężarki	
7	Zestaw chloratora	
6	Zestaw wentylator promieniowy	
5	Zestaw dmuchawy DUC-83H/5,5 kW	
4	Zestaw hydroforowy ZH-T/P/H 3,65-340/2/5,5 kW	
3	Zestaw hydroforowy ZH-T/P/H 4,45-40/15,0 kW + TP100-240/2/7,5 kW	
2	Zestaw aeracji RIC1800	
1	Zestaw filtracyjny FIC/108/8158	

Inwestor: Gmina Piątek; ul. Rynek 16; 98-120 Piątek			
Temat: Remont i przebudowa Sieci Udziałnika Wody w Podkrywnicy			
	Imię i nazwisko	Data:	Podpis:
Projektant:	mgr inż. Leszek Skowron	08.08	
Projektant:	mgr inż. Krzysztof Tęlega	08.08	
Projektant:	mgr inż. Jerzy Rędyś	08.08	
Projektant:	mgr inż. Anna Rędyś	08.08	
Projektant:	mgr inż. Konrad Wita	08.08	
Budynek SUW. Rzut przekroju.			
Skala: 1:50			
Branża: Technologiczna			
Stan: PRW			
Rys. 2			