


MAPA SYTUACYJNO - WYSOKOŚCIOWA
do celów projektowych skala 1 : 500
Mapa powstała z digitalizacji mapy w skali 1: 1000
ark. nr 112.223.063 oraz pomiaru własnego.

woj. łódzkie
powiat łęczycki
gmina Piątek
obręb Pokrzywnica
działki nr 158, 160

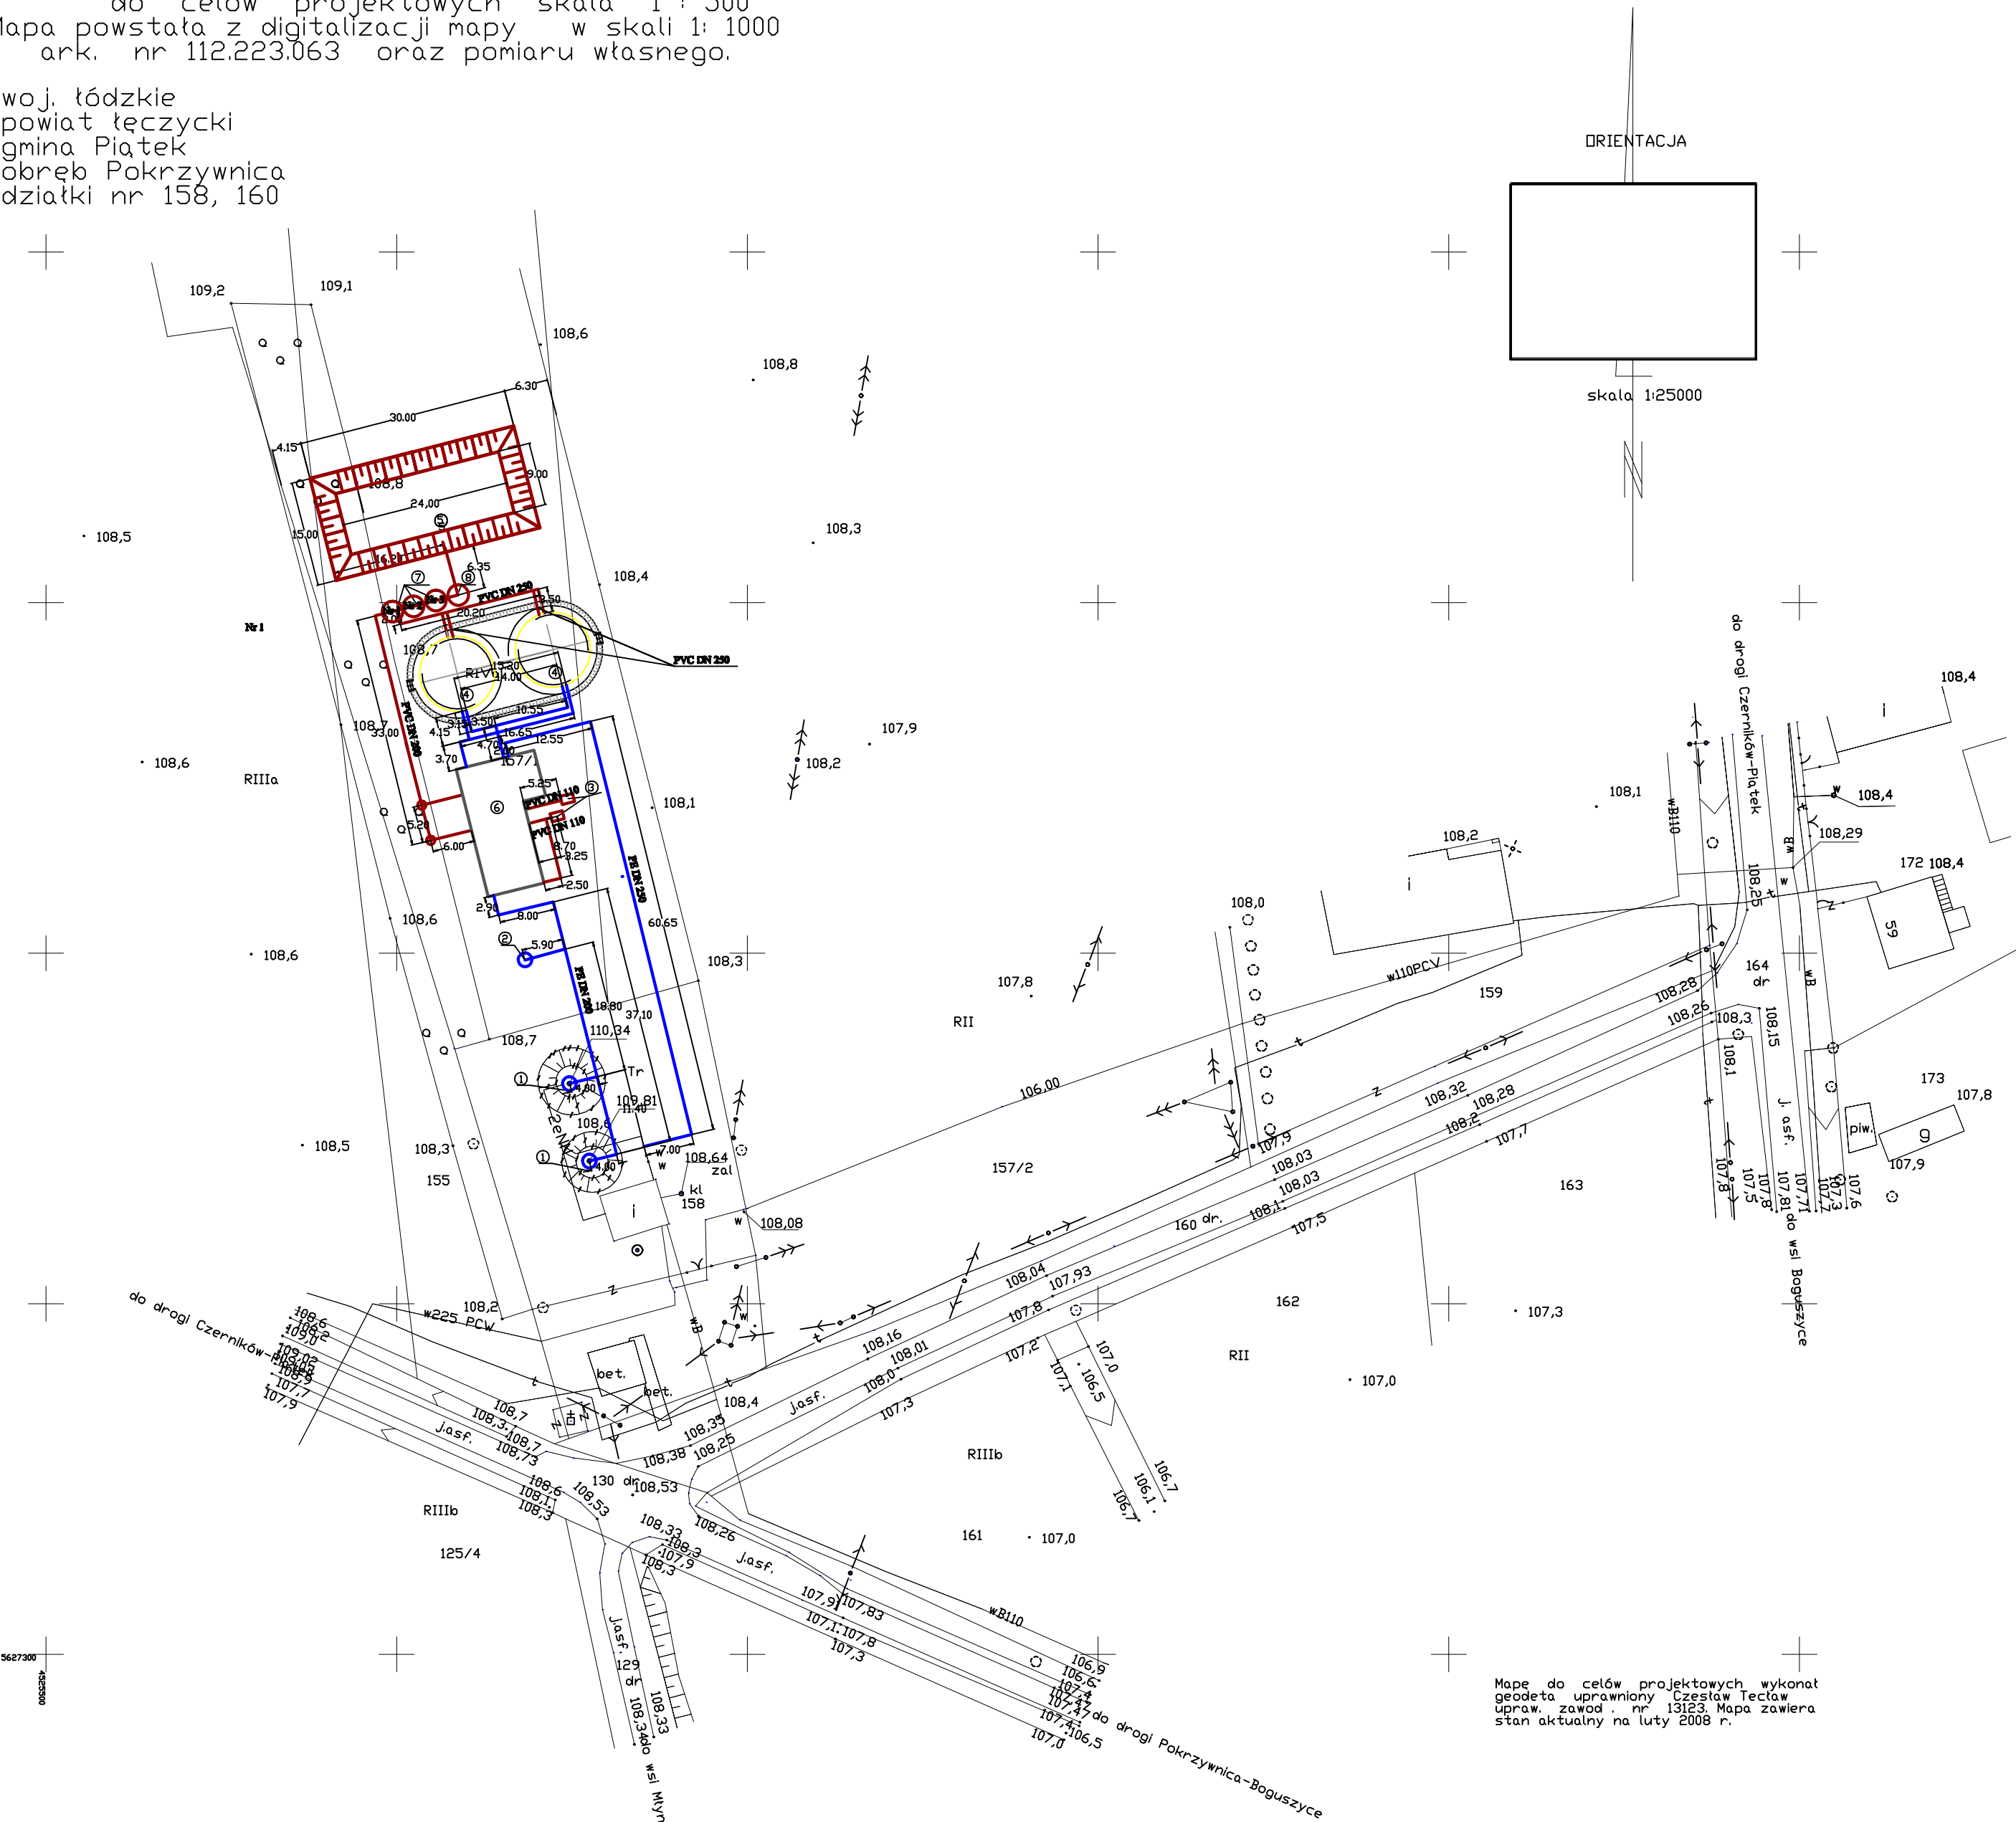

Legenda:

- 1- Istniejąca studnia
- 2- Nowoprojektowana studnia
- 3- Nowoprojektowane zbiorniki bezodpływowe
- 4- Nowoprojektowane zbiorniki V= 300 m3
- 5- Nowoprojektowany zbiornik na odparowanie
- 6- Nowoprojektowany budynek Stacji Uzdatniania Wody
- 7- Nowoprojektowane odстойniki Ø3000 mm
- 8- Nowoprojektowana pompownia Ø3000 mm

urządzenia do likwidacji

Mapę do celów projektowych wykonał
geodeta uprawniony Czesław Teclaw
upr. zawod. nr 13123. Mapa zawiera
stan aktualny na luty 2008 r.

Ks. zam. BG/3/2008 Łęczyca 06.02.2008 r.

Inwestor: Gmina Piątek; ul. Rynek 18; 98-128 Piątek					
Temat: Remont i przebudowa Stacji Uzdatniania Wody w Pokrzywnicy					
	Imię i nazwisko	Data:	Podpis:	EKO-KOMPLEKS ul. Gusewka 14 93-430 Rzgów tel. 0-42 227 87 86 0-42 227 88 78	
Projektował:	mgr inż. Leszek Sikorski	09.08			
Projektował:	mgr inż. Jerzy Piskorski	09.08			
Autent. projektanta:	mgr inż. Anna Piwińska	09.08			
Autent. projektanta:	Konrad Wini	09.08			
Skala:	Plan zagospodarowania terenu - technologia				
1:500					
Rozbud. Technologiczna		Stadium: PBW		Rys. 1	